


PŮDORYS II.NP (PŘÍZEMÍ)

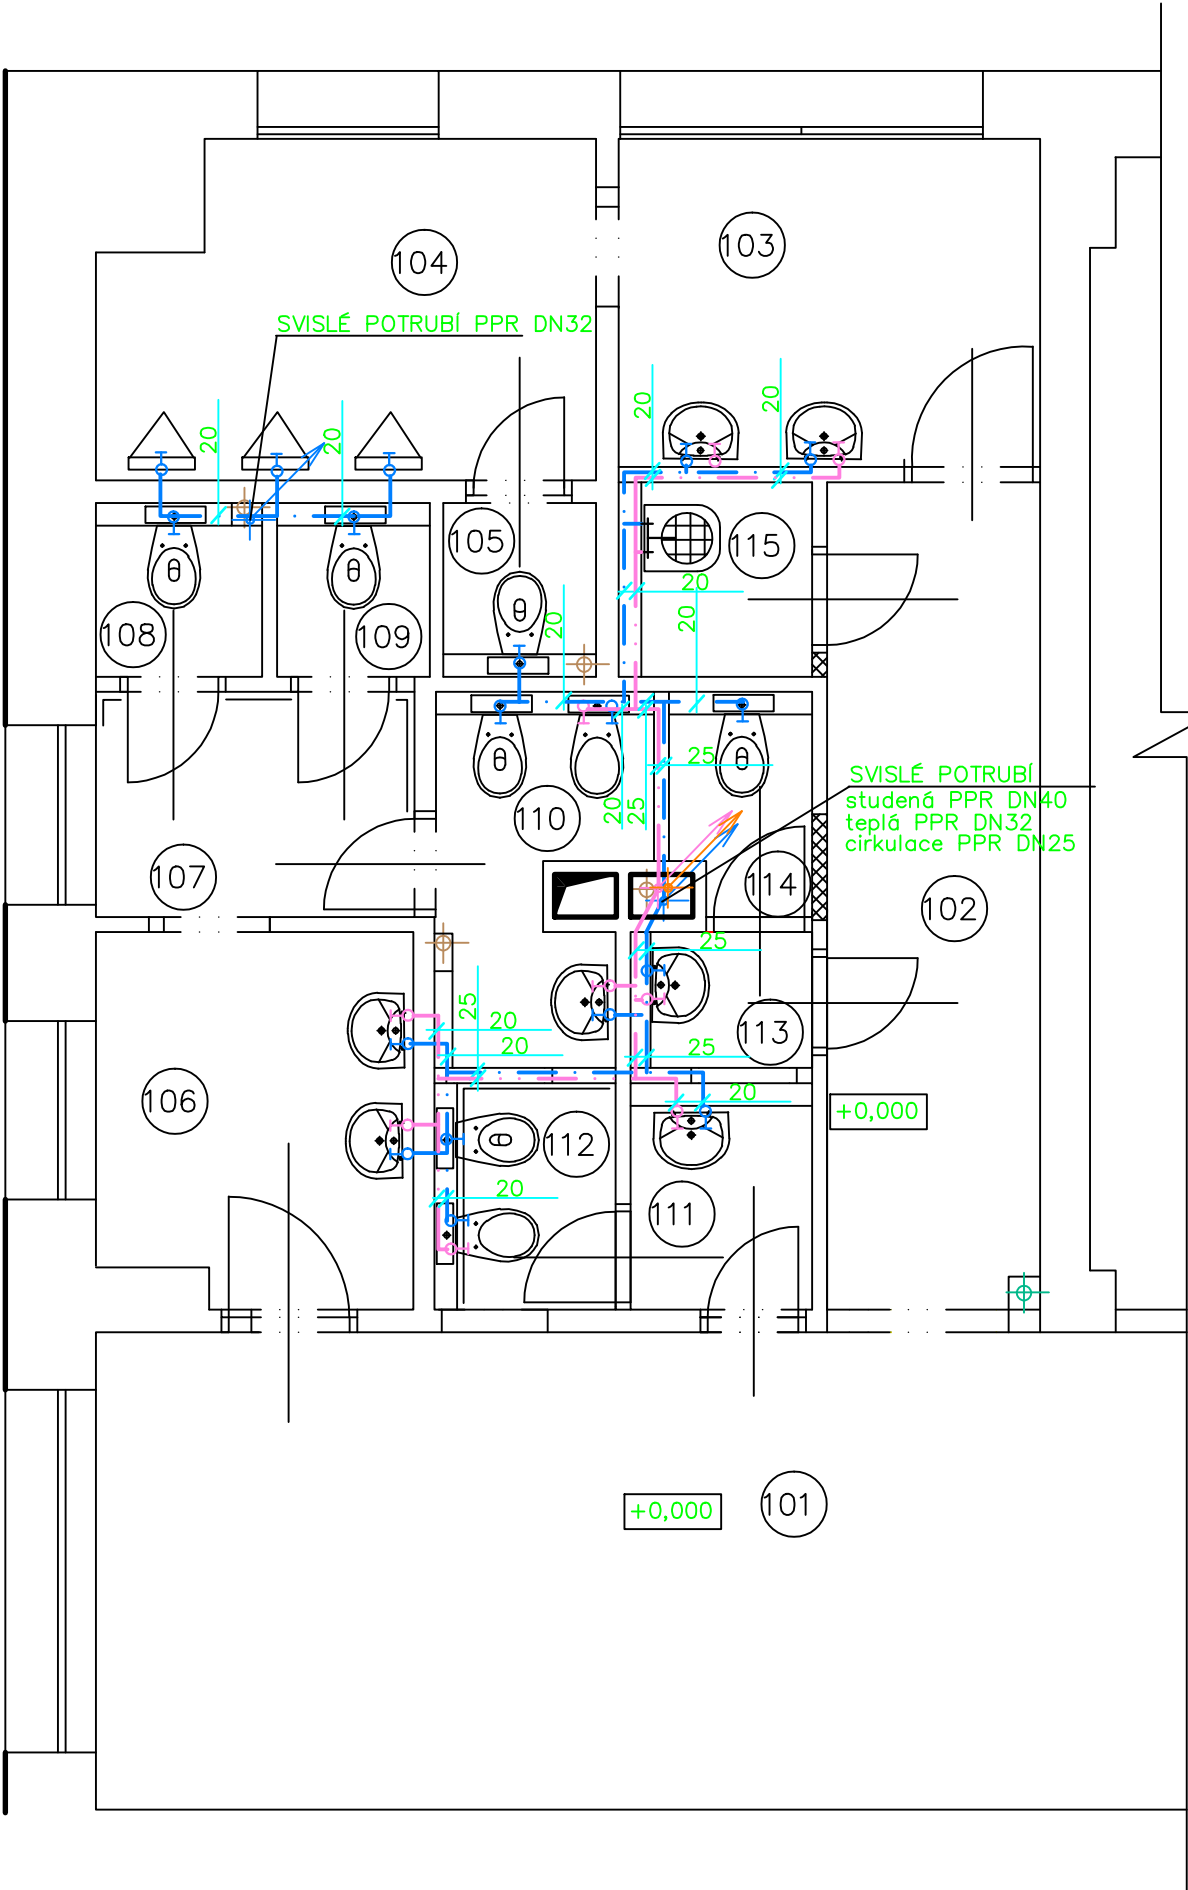

LEGENDA MÍSTNOSTI :

Čís.	ÚČEL MÍSTNOSTI	PLOCHA m2
101	CHODBA	–
102	CHODBA	7,80
103	WC HOŠI – PŘEDSÍŇ	6,10
104	WC HOŠI – PISOÁRY	7,00
105	WC HOŠI – KABINKA	1,16
106	WC DÍVKY – PŘEDSÍŇ	5,10
107	WC DÍVKY – PŘEDSÍŇ	3,14
108	WC DÍVKY – KABINKA	1,30
109	WC DÍVKY – KABINKA	1,20
110	WC DÍVKY–HYG.KABINKA	3,10
111	WC ŽENY – PŘEDSÍŇ	1,80
112	WC ŽENY–HYG.KABINKA	1,80
113	WC MUŽI – PŘEDSÍŇ	1,10
114	WC MUŽI – KABINKA	1,30
115	ÚKLIDOVÁ KOMORA	1,70



BATERIE BIDETOVÁ PÁKOVÁ STOJÁNKOVÁ S VÝPUSTÍ2ks



BATERIE NÁSTĚNNÁ PÁKOVÁ S DELŠÍM VÝTOKEM.....1ks



BATERIE UMYVADLOVA STOJÁNKOVÁ PÁKOVÁ7 ks

AKCE : STAVEBNÍ OPRAVA HYGIENICKÉHO
ZÁŘÍZENÍ GMK Bílovec – budova B

OBSAH :
PŮDORYS II.NP – VODOINSTALACE

NAVRHL Ing. Eva RYMLOVÁ

INVESTOR : GMK BÍLOVEC

ČÍS.VÝKRESU:
17

MĚŘÍTKO :
1: 50