


# PŮDORYS I.NP (SKLEP)

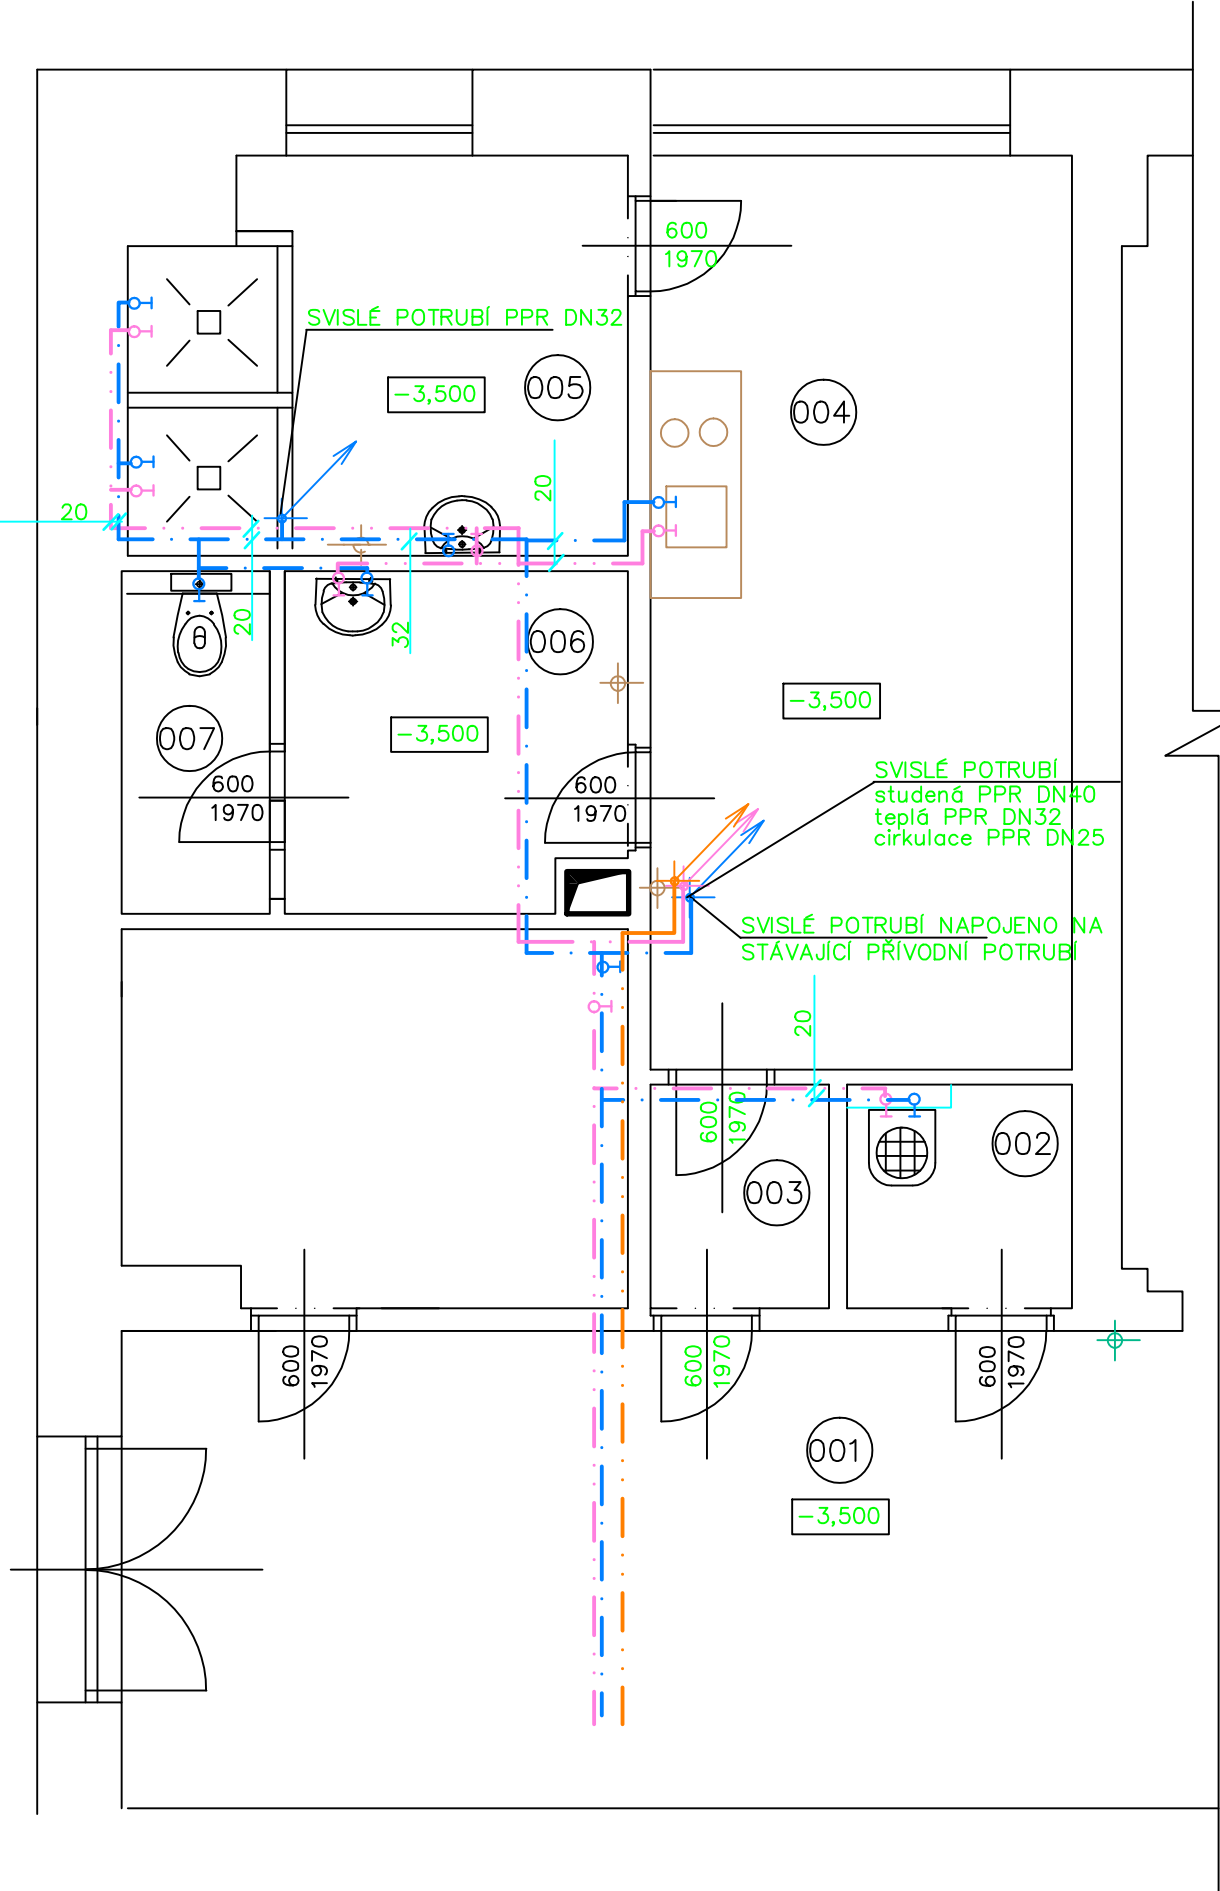

## LEGENDA MÍSTNOSTI :

ČÍS.	ÚČEL MÍSTNOSTI	PLOCHA m <sup>2</sup>
001	CHODBA	–
002	ÚKLIDOVÁ KOMORA	2,20
003	PŘEDSÍŇ	1,75
004	DENNÍ MÍSTNOST, ŠATNA	16,90
005	UMÝVÁRNA	8,40
006	WC PŘEDSÍŇ	4,90
007	WC – ZAMĚSTNANCI	2,22



BATERIE NÁSTĚNNÁ PÁKOVÁ S DELŠÍM VÝTOKEM.....1ks



BATERIE UMYVADLOVA STOJÁNKOVÁ PÁKOVÁ .....2 ks

DŘEZ

BATERIE DŘEZOVÁ STOJÁNKOVÁ PÁKOVÁ .....1 ks

SP

BATERIE NÁSTĚNNÁ SPRCHOVÁ PÁKOVÁ SE SPRCHOVÁM SETEM .....2 ks

AKCE : STAVEBNÍ OPRAVA HYGIENICKÉHO  
ZÁŘÍZENÍ GMK Bílovec – budova B

OBSAH :  
PŮDORYS I.NP – VODOINSTALACE

NAVRHL Ing. Eva RYMLOVÁ

INVESTOR : GMK BÍLOVEC

ČÍS.VÝKRESU:  
16

MĚŘÍTKO :  
1:50