



 
PŮDORYS IV.NP (2.PATRO)

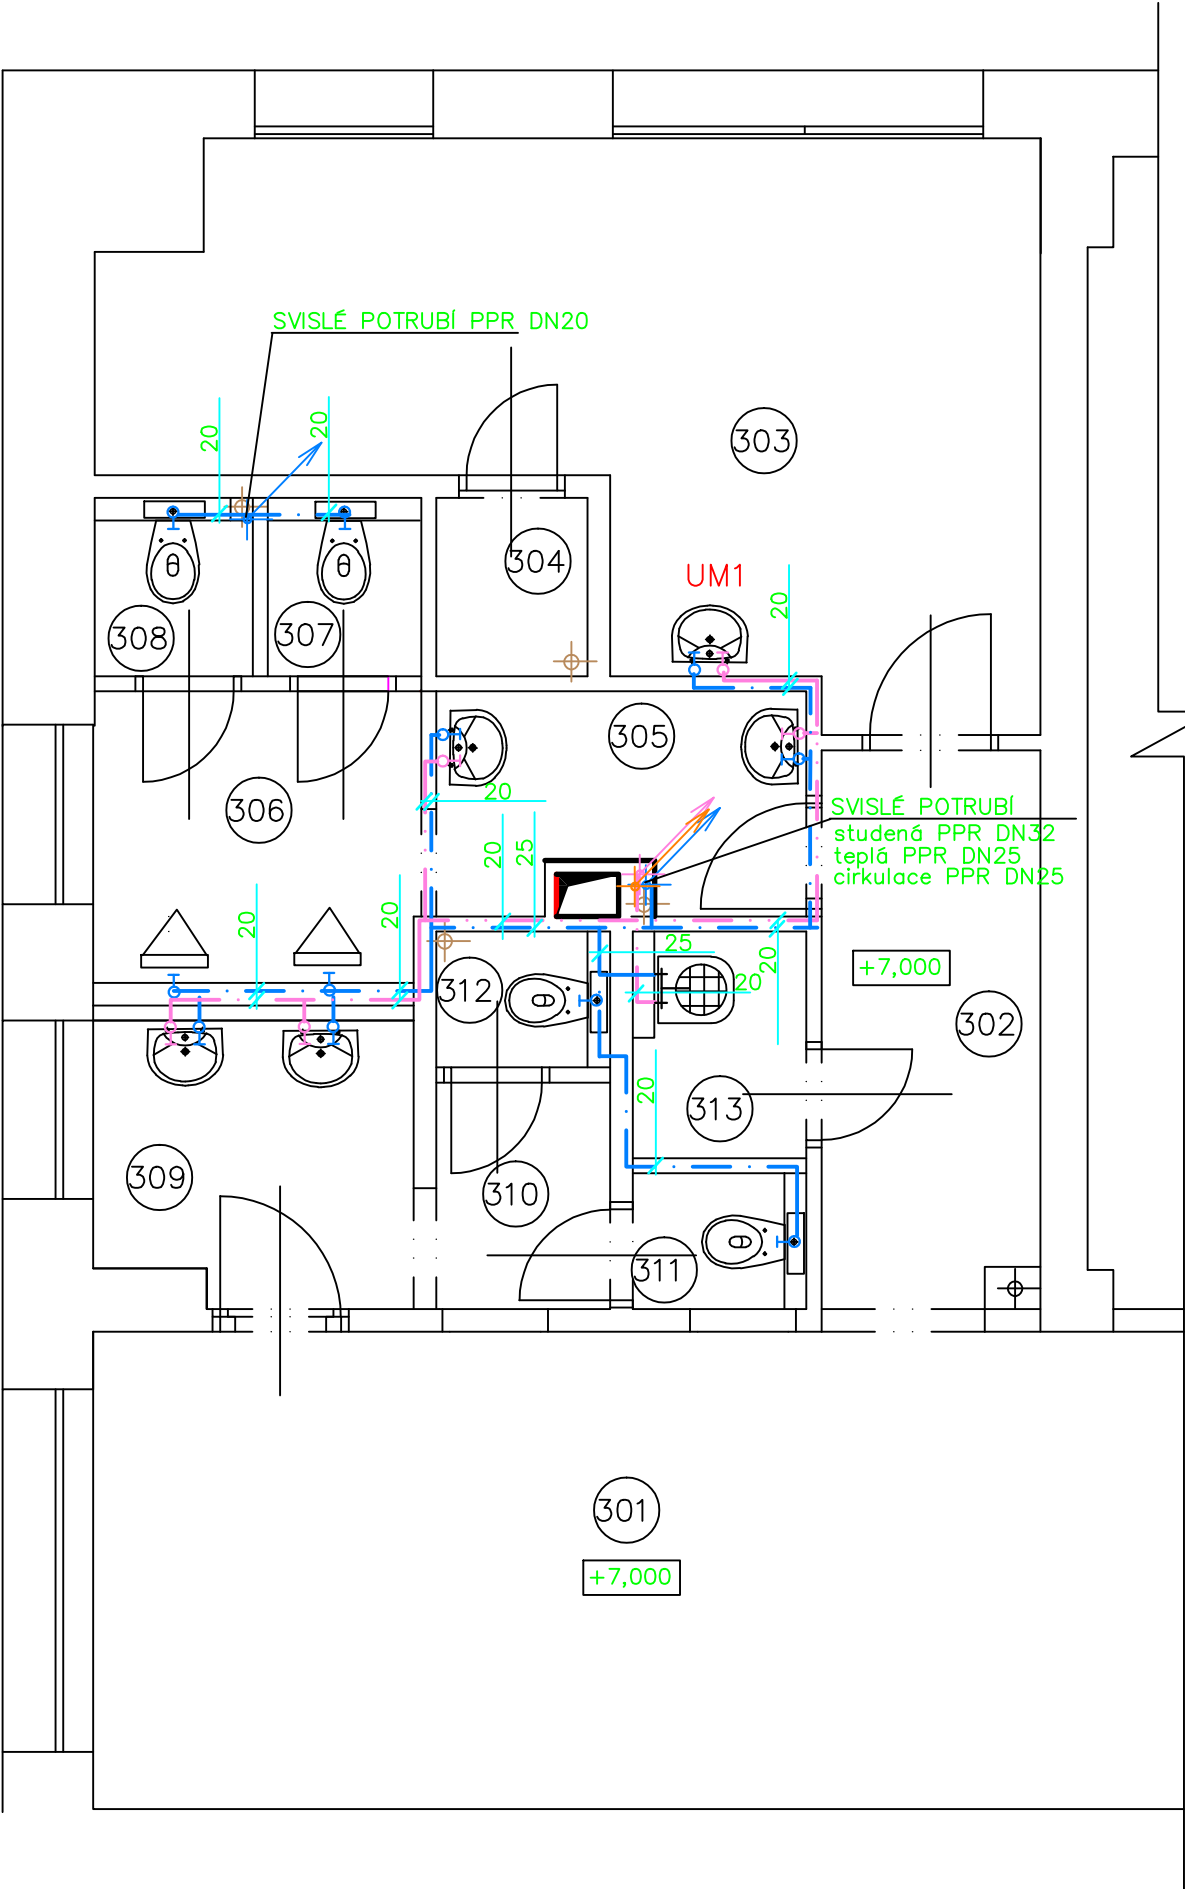



LEGENDA MÍSTNOSTI :


Čís.	ÚČEL MÍSTNOSTI	PLOCHA m2
301	CHODBA	—
302	CHODBA	5,40
303	SKLAD	17,80
304	SKLAD	1,20
305	WC HOŠI – PŘEDSÍŇ	3,40
306	WC HOŠI – PISOÁRY	4,50
307	WC HOŠI – KABINKA	1,20
308	WC HOŠI – KABINKA	1,25
309	WC DÍVKY – PŘEDSÍŇ	3,90
310	WC DÍVKY – PŘEDSÍŇ	1,80
311	WC DÍVKY – KABINKA	1,05
312	WC DÍVKY – KABINKA	1,05
313	ÚKLIDOVÁ KOMORA	1,80

- 

WC závěsný (Jika, Lyra Plus), montážní prvek pro WC (Geberit Duofix).....4 ks
- 

PISOÁR závěsný (Jika Golem), montážní prvek pro pisoár (Geberit Duofix Universal).....2 ks
PISOÁROVÁ ZÁSTĚNA (Split/Laufen), horní hrana do v=1380.....1 ks
- 

BATERIE NÁSTĚNNÁ PÁKOVÁ S DELŠÍM VÝTOKEM.....1ks
- 

BATERIE UMYVADLOVA STOJÁNKOVÁ PÁKOVÁ4 ks
- 

UM1 BATERIE UMYVADLOVA NÁSTĚNNÁ PÁKOVÁ1 ks stávající

AKCE : STAVEBNÍ OPRAVA HYGIENICKÉHO ZÁŘÍZENÍ GMK Bílovec – budova B		NAVRHL Ing. Eva RYMLOVÁ	
OBSAH :		INVESTOR : GMK BÍLOVEC	
PŮDORYS IV.NP – VODOINSTALACE		ČÍS.VÝKRESU: 19	MĚŘÍTKO : 1:50