


PŮDORYS III.NP (1.PATRO)

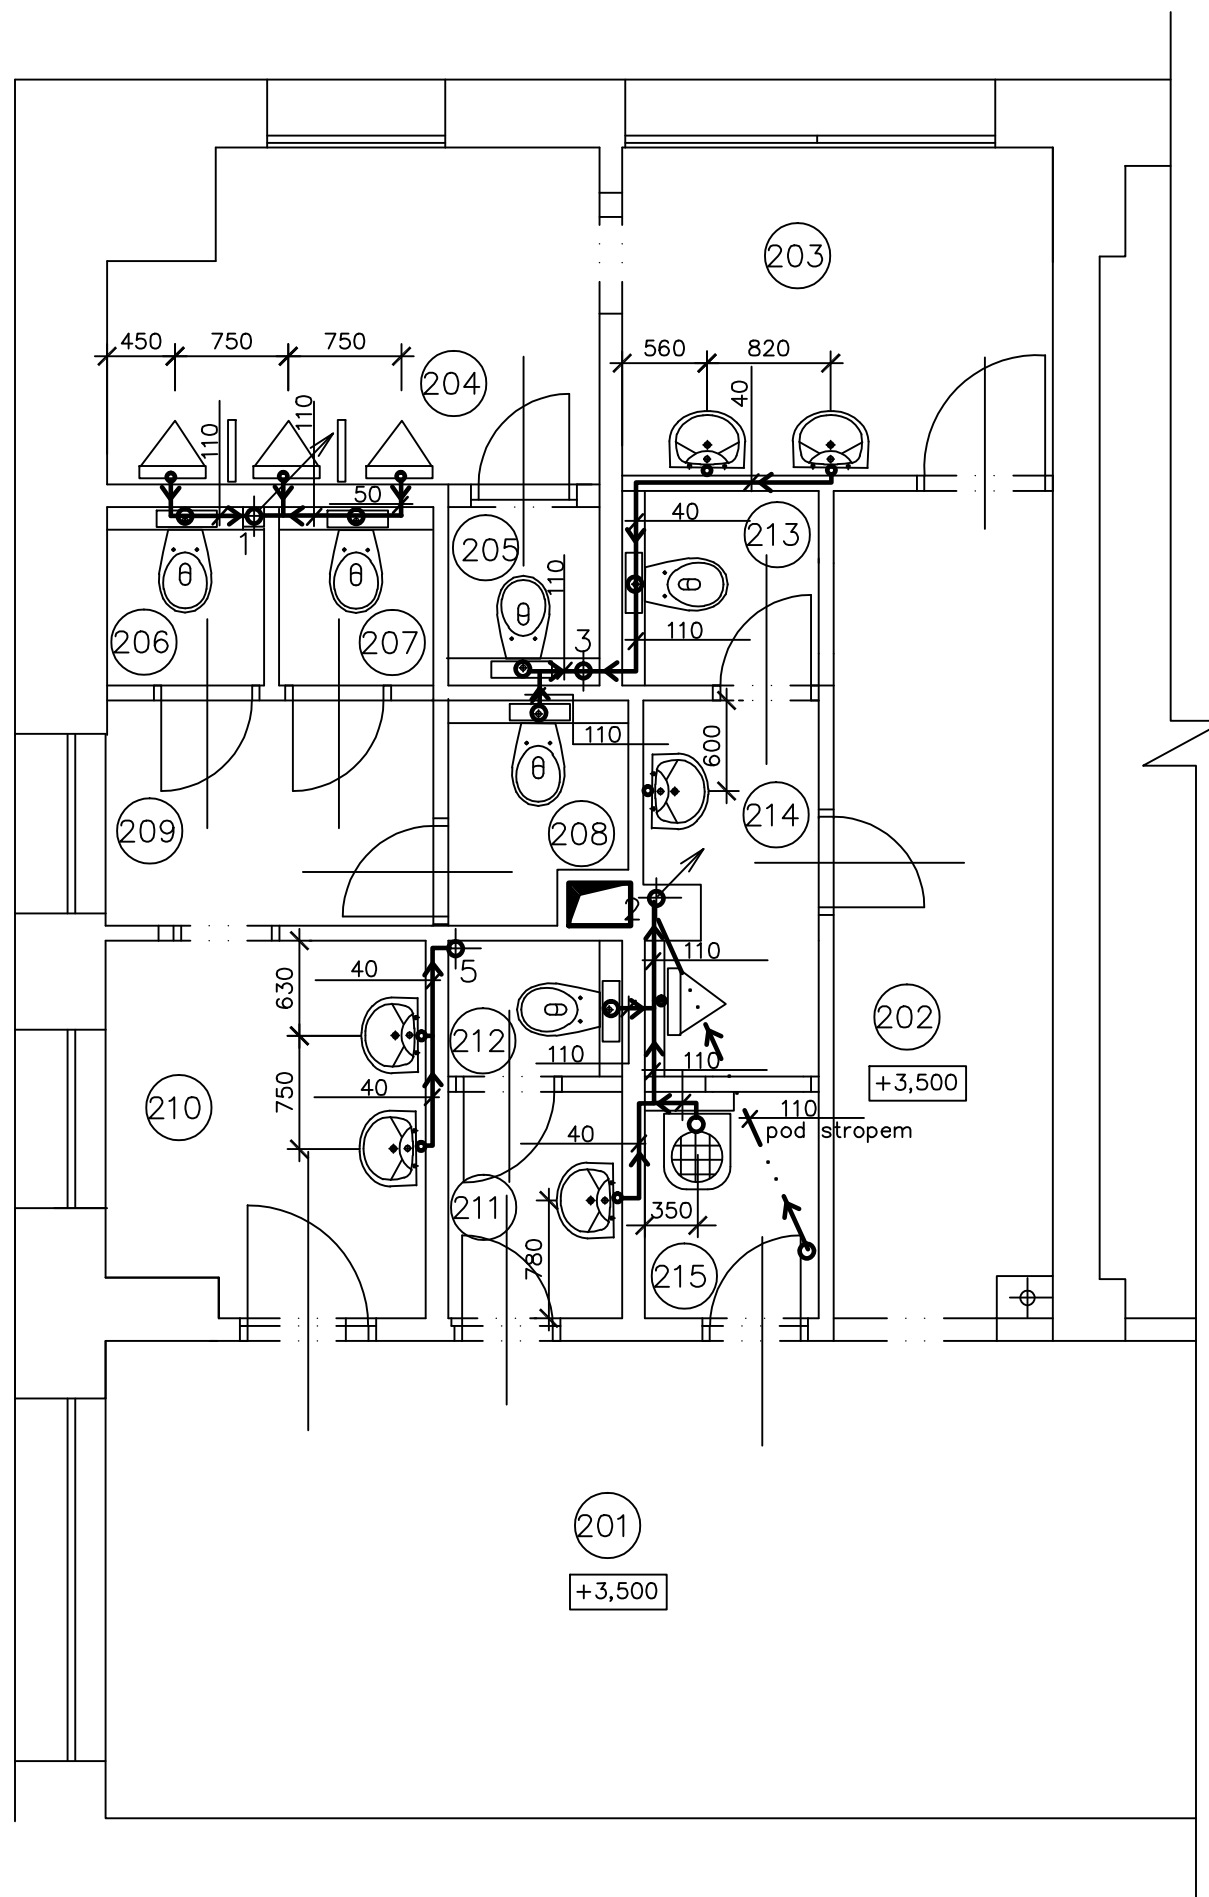

LEGENDA MÍSTNOSTI :

ČÍS.	ÚČEL MÍSTNOSTI	PLOCHA m2
201	CHODBA	—
202	CHODBA	8,00
203	WC HOŠI – PŘEDSÍŇ	6,40
204	WC HOŠI – PISOARY	1,16
205	WC HOŠI – KABINKA	1,20
206	WC DÍVKY – KABINKA	1,20
207	WC DÍVKY – KABINKA	1,20
208	WC DÍVKY – KABINKA	1,60
209	WC DÍVKY – PŘEDSÍŇ	3,20
210	WC DÍVKY – PŘEDSÍŇ	5,10
211	WC ŽENY – PŘEDSÍŇ	1,70
212	WC ŽENY – KABINKA	1,05
213	WC MUŽI – KABINKA	1,70
214	WC MUŽI – PŘEDSÍŇ,PIS.	2,70
215	ÚKLIDOVÁ KOMORA	1,70



WC závěsný (Jika, Lyra Plus), montážní prvek pro WC (Geberit Duofix).....6 ks



PISOÁR (Jíka Golem)4 ks
závěsný s vnitřním přívodem vody + SCHELL podomítkový splachovač COMPACT II, ovládací deska SCHELL EDITI
(alt. automatický splachovač pisoáru APIS 1 VS 9,2–GOLEM, napájecí zdroj ZAS 230A/6DS30C, ZAS 230A/6DSC
PISOÁROVÁ ZÁSTĚNA (Split/Laufen), horní hrana do v=1380.....2 ks



VÝLEVKA závěsná (Jíka), montážní prvek pro výlevku (Geberit Duofix).....1 ks



UMYVADLO š.50 cm, (Jika, Lyra Plus), s otvorem pro baterii, KRYT SIFONU (Jika, Lyra Plus).....6 ks

AKCE : STAVEBNÍ OPRAVA HYGIENICKÉHO ZÁŘÍZENÍ GMK Bílovec – budova B	NAVRHL Ing. Eva RYMLOVÁ	
	INVESTOR : GMK BÍLOVEC	
OBSAH :	ČIS.VÝKRESU: 14	MĚŘÍTKO : 1:50
PŮDORYS III.NP – KANALIZACE		