
 





PŮDORYS IV.NP (2.PATRO)

LEGENDA MÍSTNOSTI :

Čís.	ÚČEL MÍSTNOSTI	PLOCHA m ²
301	CHODBA	–
302	CHODBA	5,40
303	SKLAD	17,80
304	SKLAD	1,20
305	WC DÍVKY – HYG.KABINKA	2,60
306	WC DÍVKY – KABINKA	1,60
307	WC DÍVKY – PŘEDSÍŇ	3,30
308	WC DÍVKY – PŘEDSÍŇ	5,10
309	WC ŽENY – PŘEDSÍŇ	1,70
310	WC ŽENY – KABINKA	1,05
311	WC MUŽI – PŘEDSÍŇ	1,70
312	WC MUŽI – KABINKA	1,05
313	ÚKLIDOVÁ KOMORA	1,70


 


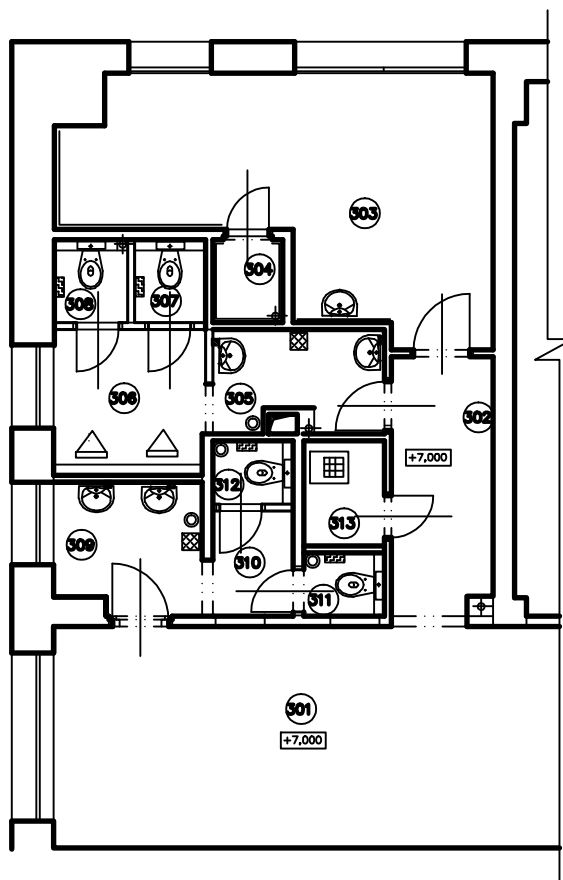-  ZÁSOBNÍK TOAL. PAPIRU 4 ks
 EL. SENZOROVÝ SUŠÁK RUKOU 2 ks
 ODPADKOVÝ KOŠ 4 ks
 ZÁSOBNÍK MÝDLA 4 ks




PŮDORYS III.NP (1.PATRO)

LEGENDA MÍSTNOSTI :

Čís.	ÚČEL MÍSTNOSTI	PLOCHA m ²
101	CHODBA	–
102	WC HOŠI – PŘEDSÍŇ	15,80
103	WC HOŠI – PISOÁRY	7,00
104	WC HOŠI – KABINKA	1,16
105	WC DÍVKY – KABINKA	1,20
106	WC DÍVKY – KABINKA	1,30
107	WC DÍVKY – PŘEDSÍŇ	3,14
108	WC DÍVKY – PŘEDSÍŇ	5,10
109	WC ŽENY – PŘEDSÍŇ	1,80
110	WC ŽENY – KABINKA	2,20
111	WC MUŽI – PŘEDSÍŇ	1,80
112	WC MUŽI – KABINKA	1,10
113	ÚKLIDOVÁ MÍSTNOST	3,30

-  ZÁSOBNÍK TOAL. PAPIRU 6 ks
 EL. SENZOROVÝ SUŠÁK RUKOU 4 ks
 ODPADKOVÝ KOŠ 7 ks
 ZÁSOBNÍK MÝDLA 6 ks

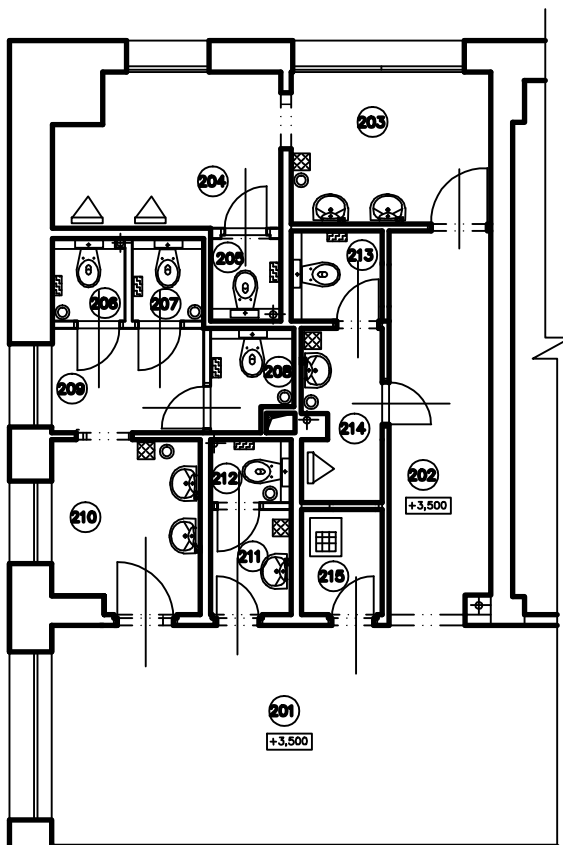

AKCE : STAVEBNÍ OPRAVA HYGIENICKÉHO
ZÁŘÍZENÍ GMK Bílovec – budova B

OBSAH : PŮDORYS IV.NP, III.NP –
– návrh vybavení

NAVRHL Ing. Eva RYMLOVÁ

INVESTOR : GMK BÍLOVEC

ČÍS.VÝKRESU:
10

MĚŘÍTKO :
1:100