


## PŪDORYS III.NP (1.PATRO)

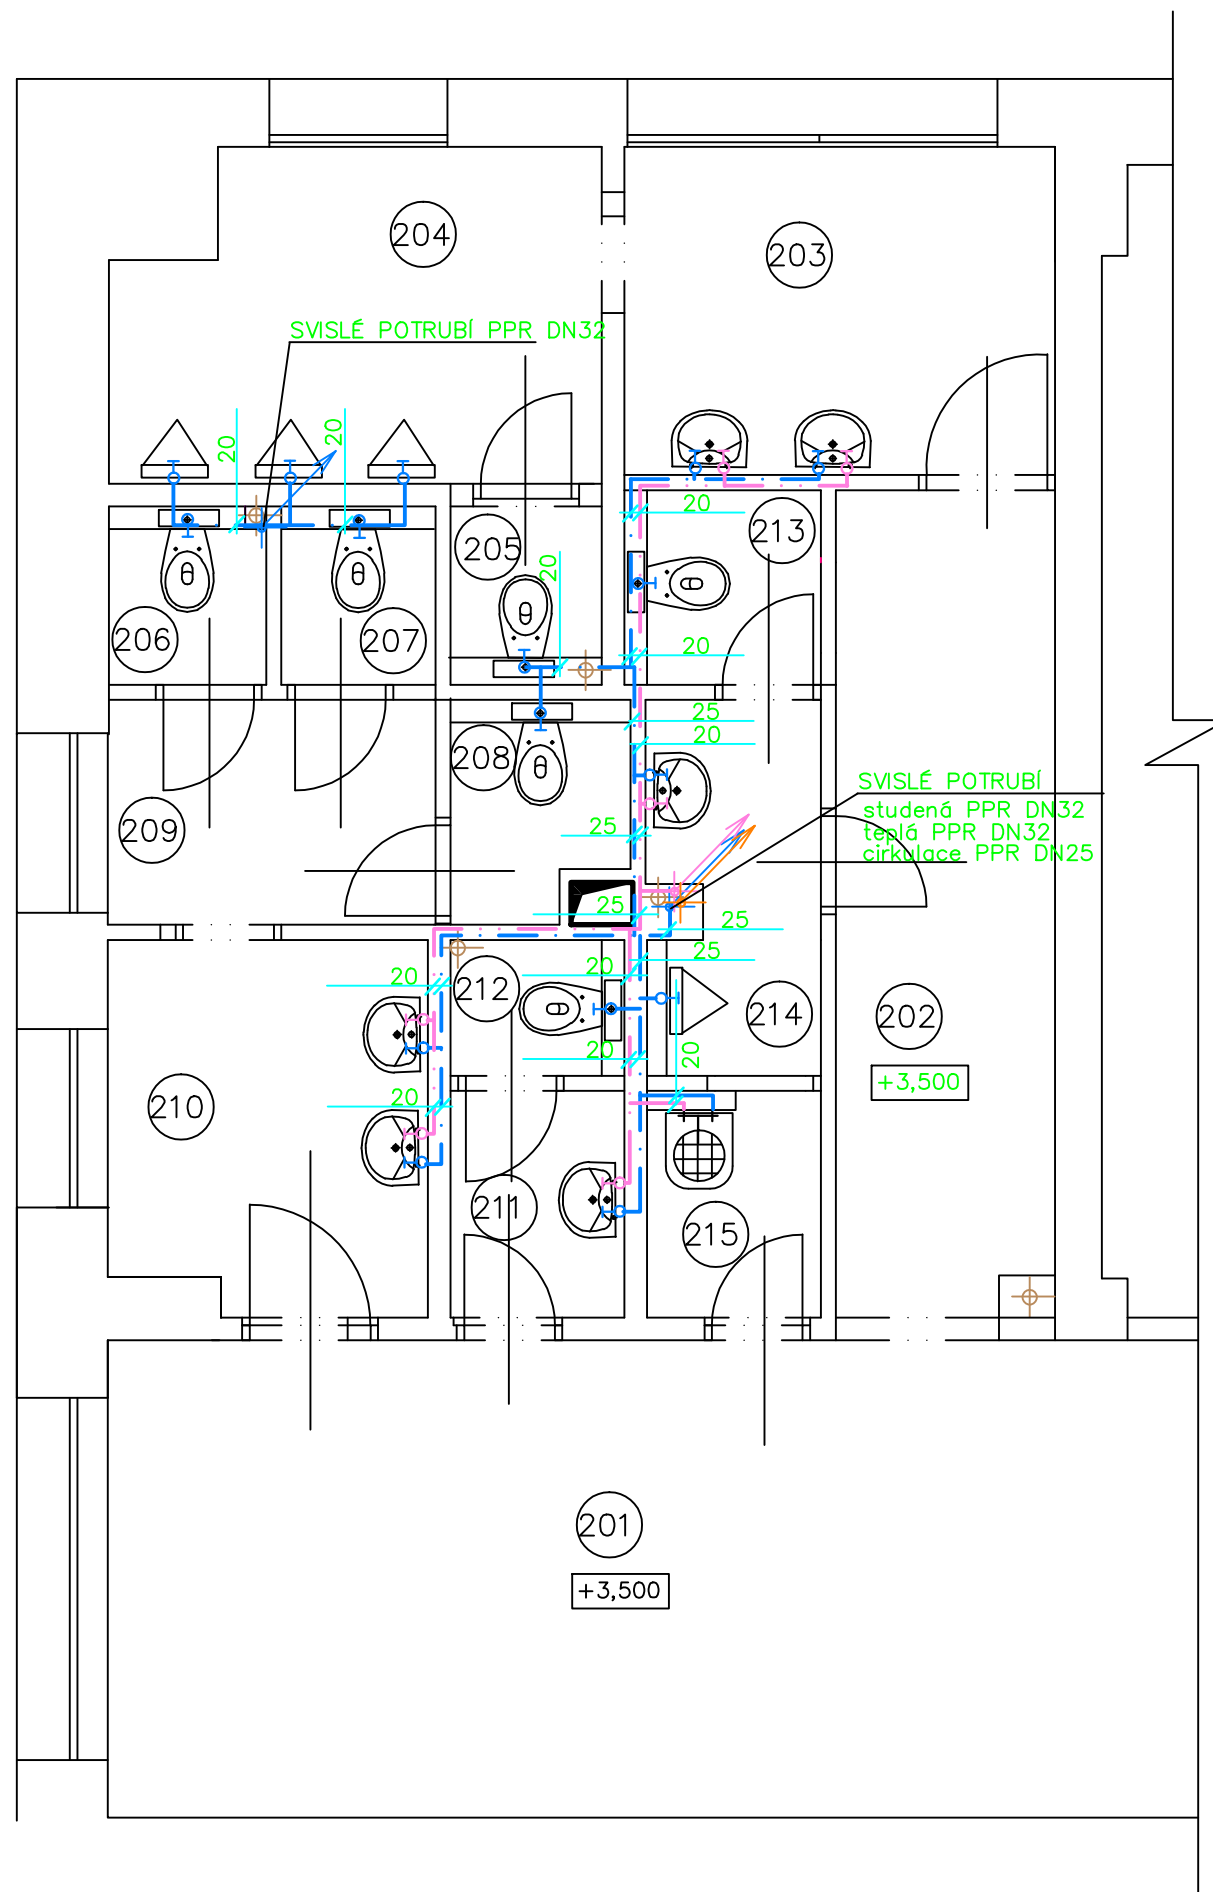

LEGENDA MÍSTNOSTI :

ČÍS.	ÚČEL MÍSTNOSTI	PLOCH m <sup>2</sup>
201	CHODBA	—
202	CHODBA	8,00
203	WC HOŠI – PŘEDSÍŇ	6,40
204	WC HOŠI – PISOARY	1,16
205	WC HOŠI – KABINKA	1,20
206	WC DÍVKY – KABINKA	1,20
207	WC DÍVKY – KABINKA	1,20
208	WC DÍVKY – KABINKA	1,60
209	WC DÍVKY – PŘEDSÍŇ	3,20
210	WC DÍVKY – PŘEDSÍŇ	5,10
211	WC ŽENY – PŘEDSÍŇ	1,70
212	WC ŽENY – KABINKA	1,05
213	WC MUŽI – KABINKA	1,70
214	WC MUŽI – PŘEDSÍŇ,PIS.	2,70
215	ÚKLIDOVÁ KOMORA	1,70



BATERIE NÁSTĚNNÁ PÁKOVÁ S DELŠÍM VÝTOKEM.....1ks



BATERIE UMYVADLOVA STOJÁNKOVÁ PÁKOVÁ .....6 ks

AKCE : STAVEBNÍ OPRAVA HYGIENICKÉHO ZÁŘÍZENÍ GMK Bílovec – budova B	NAVRHL Ing. Eva RYMLOVÁ	
	INVESTOR : GMK BÍLOVEC	
OBSAH : PŮDORYS III.NP – VODOINSTALACE	ČÍS.VÝKRESU: 18	MĚŘÍTKO : 1:50